


	LEGENDA
	VIA DI ESODO VERSO IL BASSO
	VIA DI ESODO VERSO L'ALTO
	VIA DI ESODO ORIZZONTALE
	ESTINTORE
	PULSANTE ALLARME ANTINCENDIO
	IDRANTE UNI 45 TUBAZIONE ml 20
	NASPO UNI 20 TUBAZIONE ml 20
	ESTINTORE CARRELLATO

PIANO SEMINTERRATO

# Congresso SIMFER

29 sett. 2 ott. 2019

scala 1 : 30

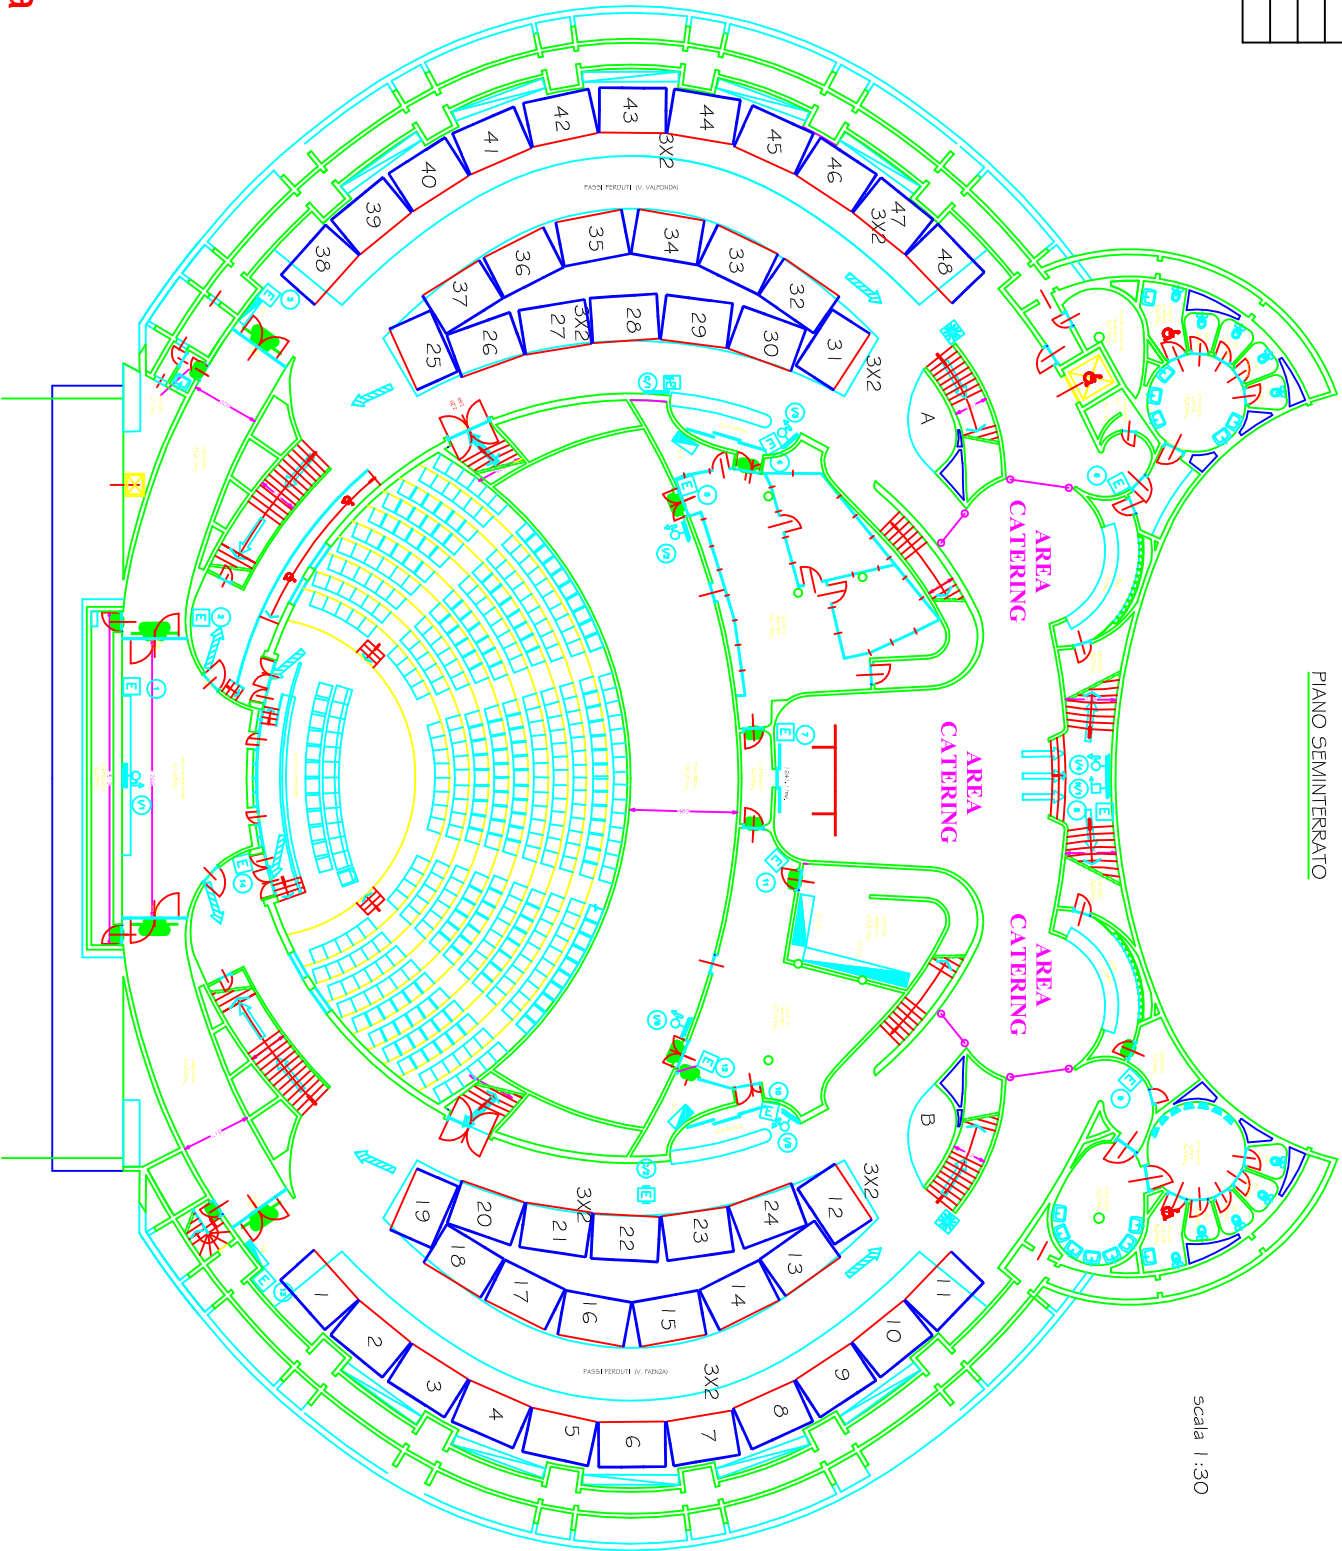

Firenze fiera